



SCHEMAT ROZŁOKOWANIA GNIAZD (ELEKTRYCZNYCH I GAZÓW MEDYCZNYCH) PRZY STANOWISKACH OBSERWACJI I NADZORU

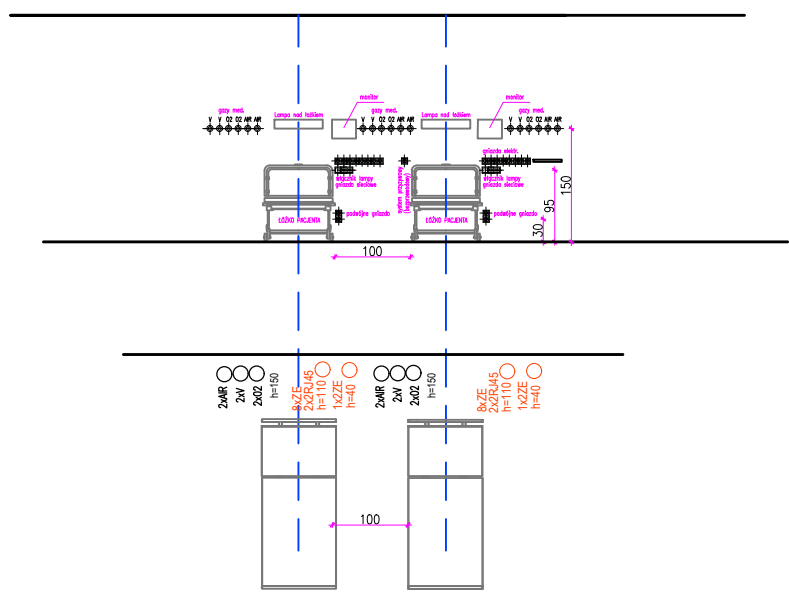

PROGRAM FUNKCJONALNO-UŻYTKOWY OBSZARÓW SOR

- OBSZAR SEGREGACJI (REJESTRACJA I TRIAGE)
 - OBSZAR RESUSCYTACYJNO-ZABIEGOWY
 - OBSZAR KONSULTACYJNY
 - OBSZAR TERAPII NATYCHMIASTOWEJ
 - OBSZAR OBSERWACJI
 - OBSZAR WSTĘPNEJ INTENSYWNEJ TERAPII
 - OBSZAR ADMINISTRACYJNY I GOSPODARZY
- > DROGA PACJENTA SAMODZIELNIE DOCIERAJĄCEGO DO SOR I NIŚOZ
- > DROGA PACJENTA Z KARETKI

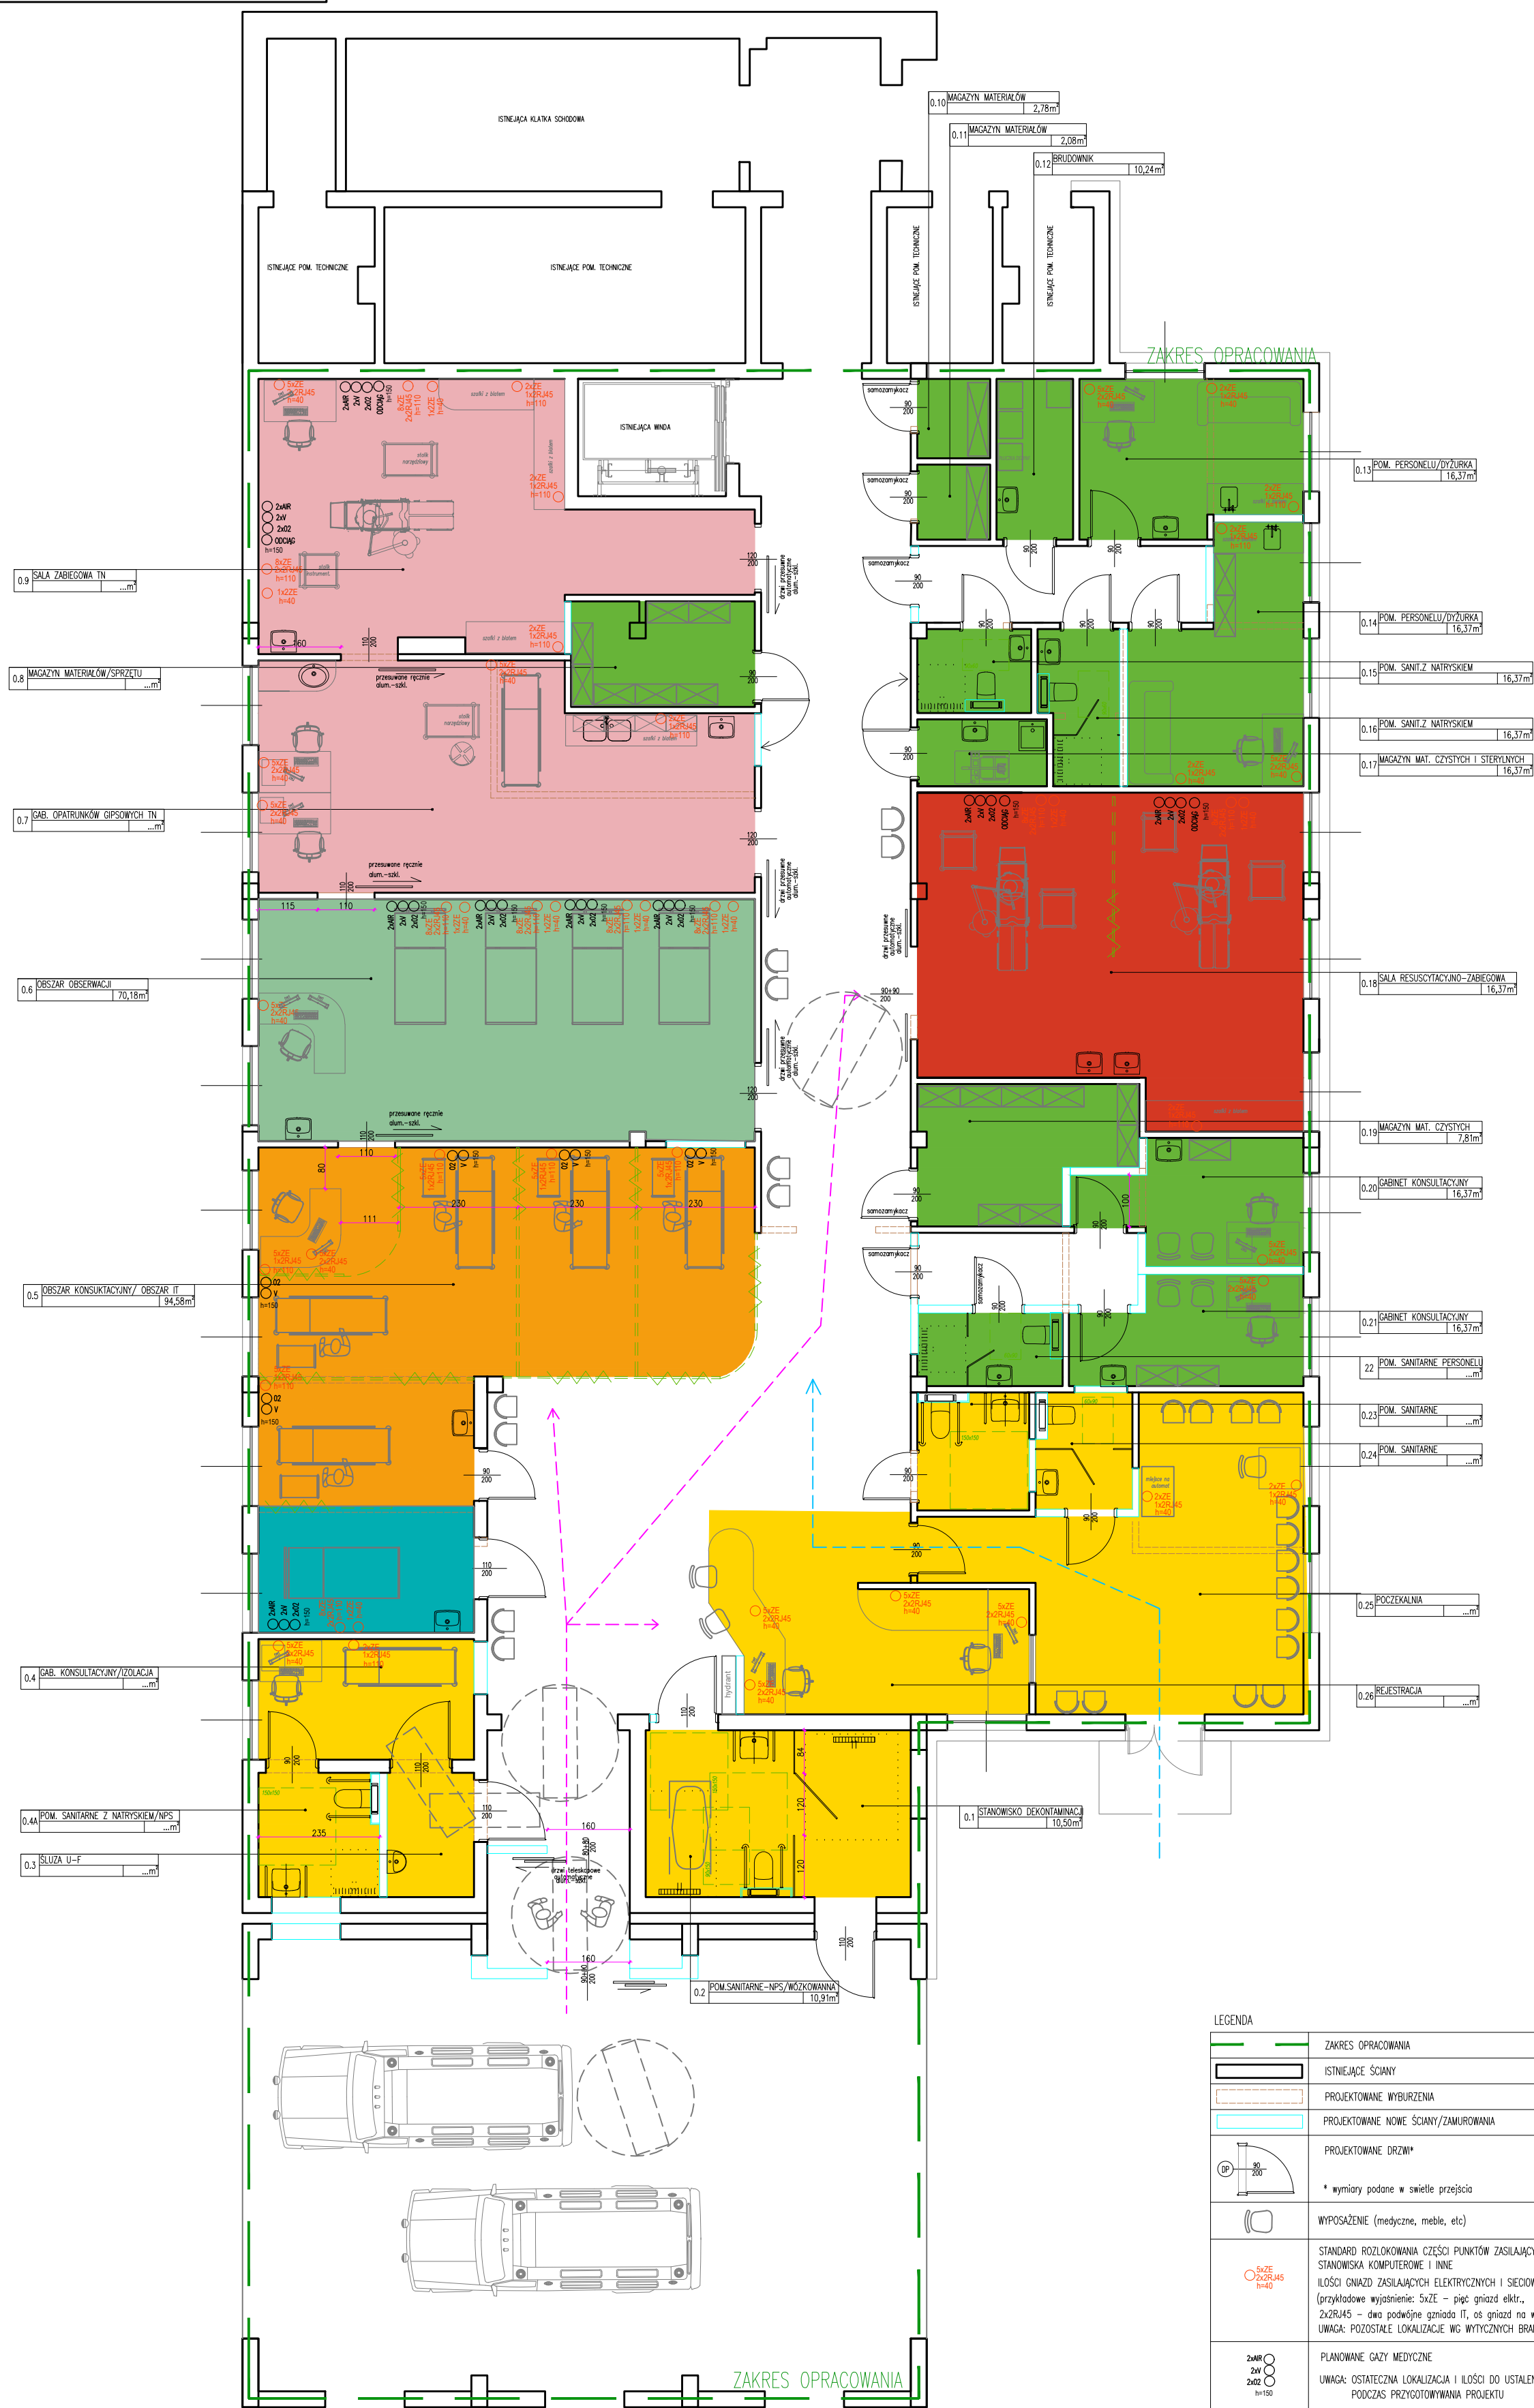

LEGENDA	
	ZAKRES OPRACOWANIA
	ISTNIEJĄCE ŚCIANY
	PROJEKTOWANE WYBURZENIA
	PROJEKTOWANE NOWE ŚCIANY/ZAMUROWANIA
	PROJEKTOWANE DRZWI*
	* wymiary podane w świetle przejścia
	WYPOSAŻENIE (medyczne, meble, etc)
	STANDARD ROZŁOKOWANIA CZĘŚCI PUNKTÓW ZASILAJĄCYCH STANOWISKA KOMPUTEROWE I INNE ILOŚCI GNIAZD ZASILAJĄCYCH ELEKTRYCZNYCH I SIEDOWYCH (RI45) (przykładowe wystąpienie: SAZE – pięć gniazd elektr., 2x2RI45 – dwa podwójne gniazda II, os gniazd na wys.40 cm od podłogi) UWAGA: POZOSTAŁE LOKALIZACJE WG WYTYCZNYCH BRANŻOWYCH
	PLANOWANE GAZY MEDYCZNE
	UWAGA: OSTATECZNA LOKALIZACJA I ILOŚĆ DO USTALENIA PODCZAS PRZYSTĘPIENIA DO PROJEKTU

Uwagi:

1. Dofinansowanie ze środków ministerialnych w ramach udzielania dotacji celowej na finansowanie realizacji inwestycji pn. „Przebudowa i doposażenie Szpitalnego Oddziału Ratunkowego oraz pracowni diagnostycznych współpracujących z SOR w celu poprawy bezpieczeństwa pacjentów oraz jakości i dostępu do świadczeń zdrowotnych w Nowym Szpitalu w Olkuszu Sp. z o.o.”.

OPRACOWANIA PENTA HOSPITALS POLSKA UL. STRZEGOMSKA 142a, 54-429 WROCLAW	
INWESTYCJA PROGRAM FUNKCJONALNO-UŻYTKOWY SZPITALNEGO ODDZIAŁU RATUNKOWEGO NOWEGO SZPITALA W OLKUSZU działka nr 3688/76, obręb OLKUSZ ul. 1000-lecia 13, 32-300 Olkusz	
INWESTOR: NOWY SZPITAL W OLKUSZU SP. Z O.O. ul. 1000-lecia 13, 32-300 Olkusz	SKALA: 1:100 DATA: 02.2024
TYTUL RYSUNKU: PFU-RZUT PARTERU-SOR	NR RYS.: PFU1
OPRACOWANIE: mgr inż. arch. Marta Garbacz-Czyrek	PODPIS: