


SCHEMAT ROZŁOKOWANIA GNIAZD (ELEKTRYCZNYCH I GAZÓW MEDYCZNYCH) PRZY STANOWISKACH OBSERWACJI I NADZORU

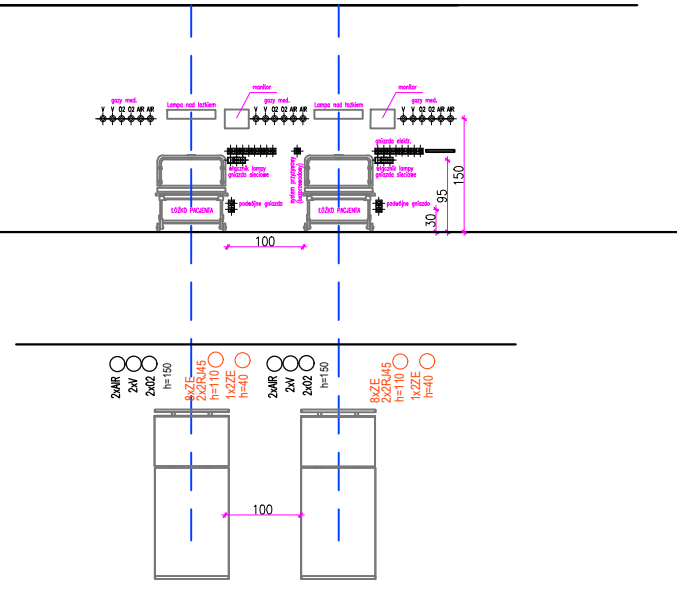

PROGRAM FUNKCJONALNO-UŻYTKOWY OBSZARÓW SOR

- OBSZAR SEGREGACJI (REJESTRACJA I TRIAGE)
- OBSZAR RESUSCYTACYJNO-ZABIEGOWY
- OBSZAR KONSULTACYJNY
- OBSZAR TERAPII NATYCHMIASTOWEJ
- OBSZAR OBSERWACJI
- OBSZAR WSTĘPNEJ INTENSYWNEJ TERAPII
- OBSZAR ADMINISTRACYJNY I GOSPODARCZY
- DROGA PACJENTA SAMODZIELNIE DOCIERAJĄCEGO DO SOR I NIÓŻ
- DROGA PACJENTA Z KARETKI



LEGENDA

	ZAKRES OPRACOWANIA
	ISTNIEJĄCE ŚCIANY
	PROJEKTOWANE WYBRZEŻA
	PROJEKTOWANE NOWE ŚCIANY/ZAMUROWANA
	PROJEKTOWANE DRZWI*
	* wymiary podane w świetle przejścia
	WYPOSAŻENIE (medyczne, meble, etc)
	STANDARD ROZŁOKOWANIA CZĘŚCI PUNKTÓW ZASILAJĄCYCH STANOWISKA KOMPUTEROWE I INNE
	LIŚCIE GNIAZD ZASILAJĄCYCH ELEKTRYCZNYCH I SEDYWOCH (R4S) (przykładowe wyposazenie: 5x2E – pięć gniazd elkt., 2x2R4S – dwa podłogowe gniazda II, od gniazd na wys.40 cm od podłogi)
	UWAGA: POZOSTAŁE LOKALIZACJE WG WTYCZNYCH BRANŻOWYCH
	PLANOWANE GRZY MEDYCZNE
	UWAGA: OSTATECZNA LOKALIZACJA I LIŚCIE GNIAZD USTALENA PODCZAS PRZYGOTOWYWANIA PROJEKTU

Uwagi:

- Dofinansowanie ze środków ministerialnych w ramach udzielania dotacji celowej na finansowanie realizacji inwestycji pn. „Przebudowa i doposażenie Szpitalnego Oddziału Ratunkowego oraz pracowni diagnostycznych współpracujących z SOR w celu poprawy bezpieczeństwa pacjentów oraz jakości i dostępu do świadczeń zdrowotnych w Nowym Szpitalu Sp. z o.o. w Świeciu”.

OPRACOWANIE:
PENTA HOSPITALS POLSKA
UL. STRZEGOMSKA 142a, 54-429 WROCLAW

INWESTYCJA:
PROGRAM FUNKCJONALNO-UŻYTKOWY SZPITALNEGO ODDZIAŁU RATUNKOWEGO NOWEGO SZPITALA W ŚWIECIU
działka nr 854/17, obręb ŚWIECIE, jedn. ew. ŚWIECIE
ul. Wojska Polskiego 126, 86-199 Świecie

INWESTOR:
NOWY SZPITAL W ŚWIECIU SP. Z O.O.
ul. Wojska Polskiego 126, 86-199 Świecie

TYTUL RYSUNKU:
PFU-RZUT PARTERU SOR

OPRACOWANIE:
mgr inż. arch. Marta Garbacz-Czyrek

SKALA: 1:100
DATA: 02.2024
NR RYS.: PFU1
PODRS: